


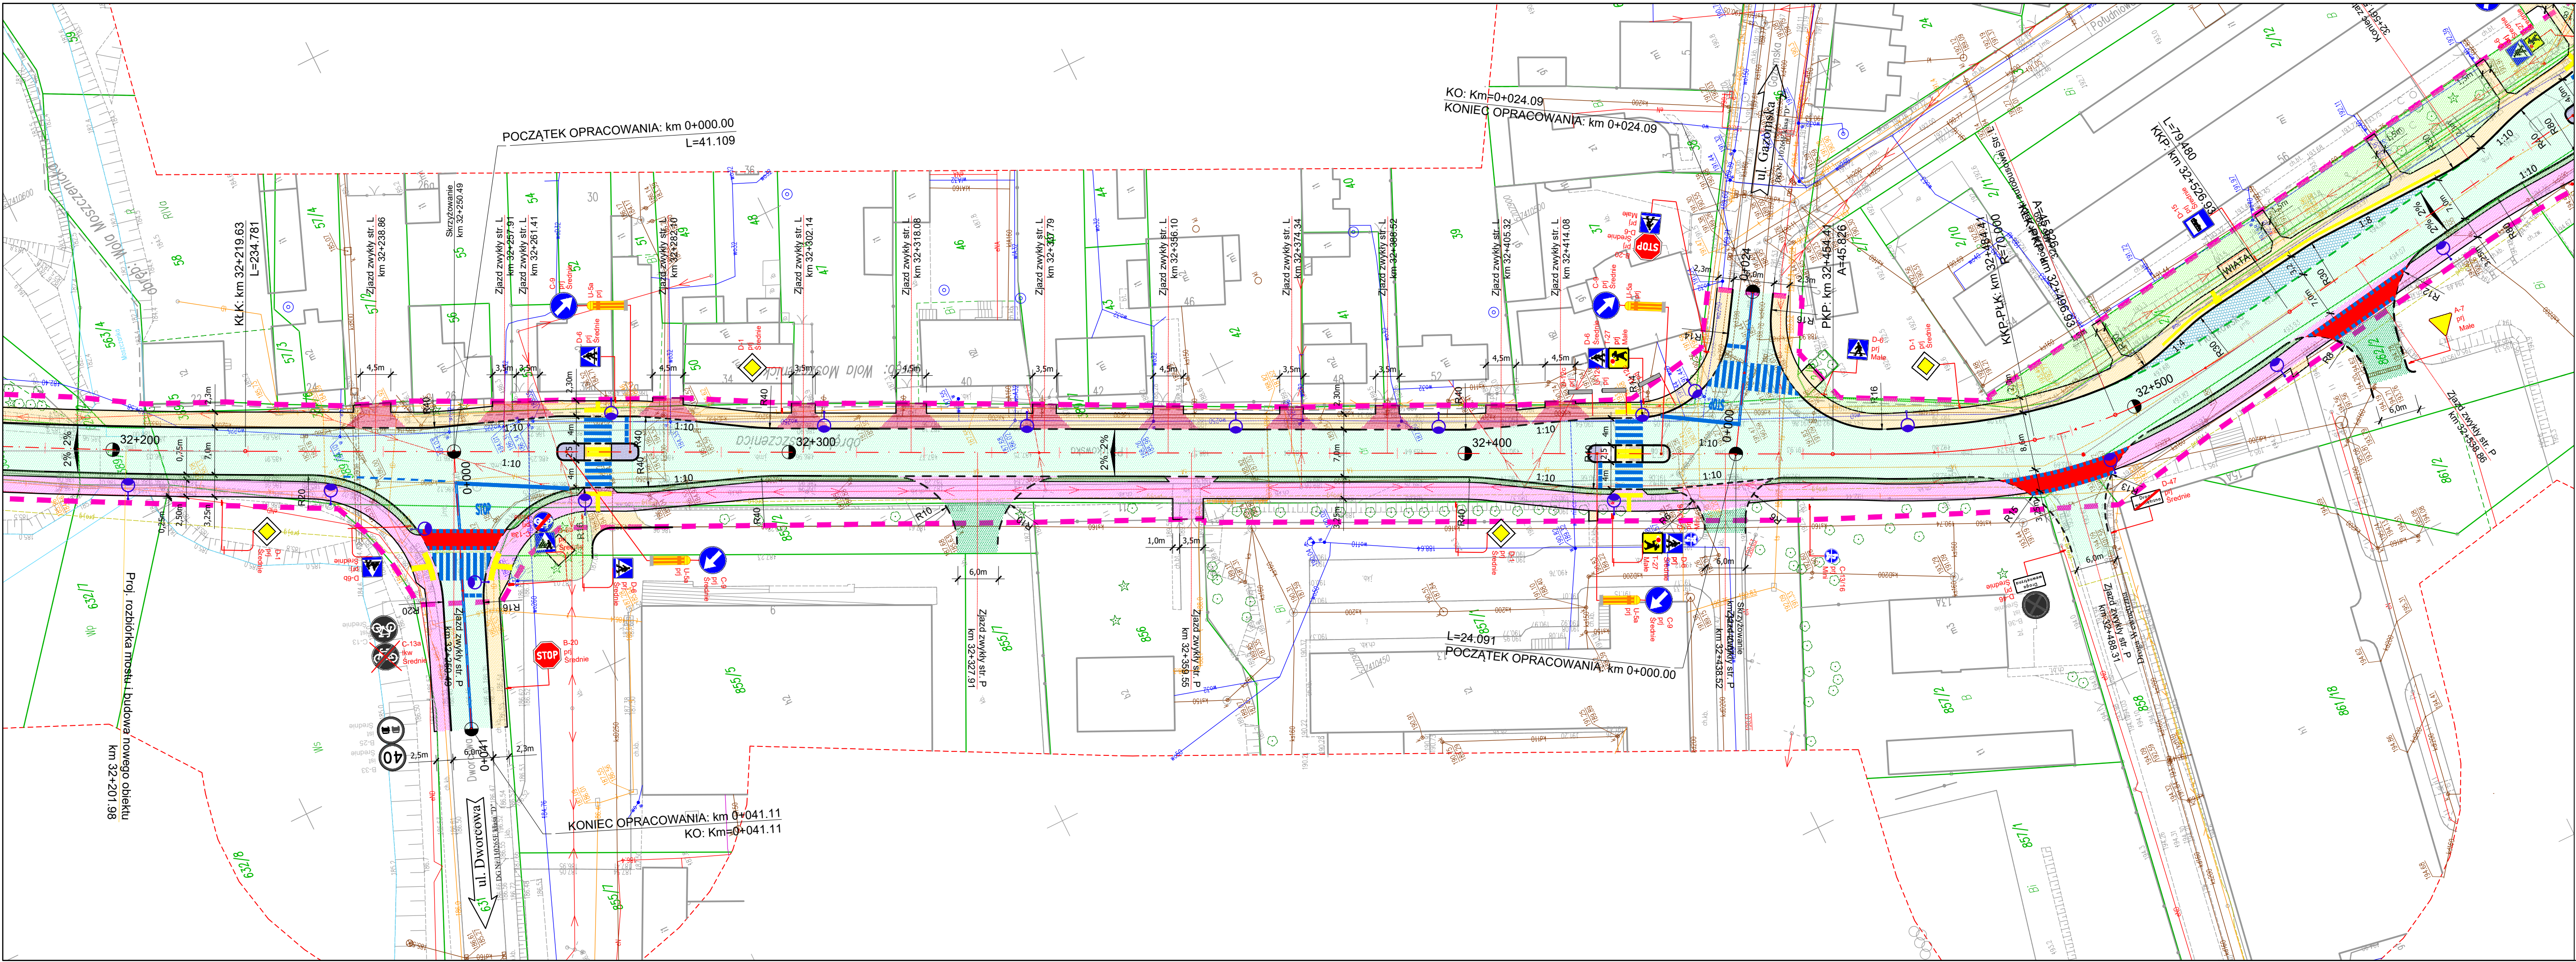

LEGENDA

- projektowana nawierzchnia drogi/skrzyżowań
- projektowane chodniki, dojścia i place z betonowej kostki brukowej kolor szary
- projektowane zjazdy zwykłe z betonowej kostki brukowej kolor czerwony
- projektowana droga dla pieszych i rowerów z betonu asfaltowego
- projektowana nawierzchnia zatok autobusowych z kostki kamiennej
- projektowana nawierzchnia wysp wyniesionych z kostki kamiennej
- projektowana bitumiczna nawierzchnia zjazdów zwykłych
- projektowana bitumiczna nawierzchnia zjazdów zwykłych do działalności gospodarczych
- projektowana nawierzchnia zjazdów zwykłych z destruktu bitumicznego
- projektowane pobocze gruntowe
- projektowana zieleni niska
- projektowane umocnienie skarp
- projektowane rowy
- projektowane rowy umocnione płytami ażurowymi
- projektowana krawężń drogi
- projektowany krawężnik betonowy 20x30cm
- projektowany krawężnik betonowy obniżony 20x30cm
- projektowany krawężnik betonowy 15x30cm na płask na zjazdach
- projektowane obrzeże betonowe 8x30cm
- projektowany krawężnik kamienny 20x30cm
- projektowany krawężnik kamienny 20x30cm obniżony
- projektowany opornik kamienny 15x25cm wtopiony
- projektowane płyty wskaźnikowe na przejściach dla pieszych
- projektowana przebudowa sieci gazowej
- projektowany prefabrykowany ściek drogowy
- projektowane przepusty

- projektowana sieć kanalizacji sanitarnej
- istniejące granice ewidencyjne
- linia rozgraniczająca pasa drogowego drogi wojewódzkiej
- linie tymczasowego wejścia w teren pod przebudowę sieci i dróg innych kategorii
- linia rozgraniczająca pasa drogowego drogi gminnej
- linie rozgraniczające teren inwestycji
- numery działek
- numery działek przed podziałem
- numery działek po podziale

- OZNACZENIA - BRANŻA ELEKTRYCZNA
- istn.linia napowietrzna
 - istn.linia napowietrzna do demontażu
 - istn.linia napowietrzna do przebiegu
 - projektowany słup linii napowietrznej
 - istn.linia napowietrzna -trasa po przełożeniu po zmianie trasy
 - proj.linie kablowe nN

LEGENDA OPRAW OŚWIETLENIOWYCH

- IZYLUM 1 / 5300 / 20 LEDs 400mA NW 740 25,6W
h=6m
l=2m
n=0st
 - IZYLUM 1 / 5393 / 20 LEDs 1000mA NW 740 65,5W
h=9m
l=1,5m
n=10st
 - IZYLUM 1 / 5399 / 20 LEDs 1000mA NW 740 65,5W
h=9m/montaż na słupach energetyki
l=1,5m
n=15st
 - IZYLUM 1 / 5308 / 20 LEDs 800mA NW 740 51,5W
h=9m/montaż na słupach energetyki
l=1,5m
n=15st
 - IZYLUM 1 / 5308 / 20 LEDs 800mA NW 740 51,5W
h=9m
l=0m
n=10st
 - IZYLUM 1 / 5369 / 20 LEDs 1000mA NW 740 65,5W
h=9m
l=2m
n=20st
 - IZYLUM 1 / 5399 / 20 LEDs 1000mA NW 740 65,5W
h=9m
l=2,0m
n=5st
1. wysokość montażu 1 oprawy – 9m
długość wysięgnika – 1,5m
kąt nachylenia wysięgnika – 15 stopni
2. wysokość montażu 2 oprawy – 6m
długość wysięgnika – 0,5m
kąt nachylenia wysięgnika – 10 stopni
typy opraw – jak pokazano obok
- h – wysokość zawieszenia oprawy oświetleniowej
l – długość wysięgnika
n – kąt nachylenia oprawy

LEGENDA BRANŻA SANITARNA - Kanalizacja Sanitarna

- projektowana kanalizacja sanitarna
- istniejąca kanalizacja sanitarna do rozbiórki
- projektowana rura osłonowa
- projektowane studnie kanalizacji sanitarnej

LEGENDA BRANŻA SANITARNA - Kanalizacja Deszczowa

- projektowana kanalizacja deszczowa
- istniejąca kanalizacja deszczowa do rozbiórki
- projektowane numery studni kanalizacji deszczowej
- projektowane numery wpustów kanalizacji deszczowej
- projektowane wpusty kanalizacji deszczowej

LEGENDA BRANŻA SANITARNA - Wodociąg

- projektowany wodociąg
- istniejąca sieć wodociągowa i hydrant do rozbiórki
- projektowany hydrant p.poz.
- projektowane numery węzłów

OZNACZENIA - BRANŻA TELEKOMUNIKACYJNA- operator ORANGE

- istn.kabel światłowodowy - trasa po przełożeniu
- istn.kable telekomunikacyjne do przełożenia
- proj.kabel telekomunikacyjny ziemny typu XzTKM/pwFtx
- istn.kable telekomunikacyjne do likwidacji
- proj.zabezpieczenie sieci teletechnicznej rurą ochronną

OZNACZENIA - PROJEKTOWANY KANAŁ TECHNOLOGICZNY

- ilość otworów - rura HDPE 125 + 3xrua HDPE 40/3,7+rura HDPE D40(6x12/8)
- proj.kanał kablowy
- długość kanalizacji

- proj.linie kablowe nN oświetlenia ulicznego
- istn.oprawy na słupach energetyki
- istn.oprawy na słupach energetyki do demontażu

Inwestor / Zamawiający				
Zarząd Województwa Łódzkiego al. Marszałka J. Piłsudskiego 8 90-051 Łódź				
Jednostka projektowa				
Przedsiębiorstwo Robót Inżynieryjnych Kępno Zakład Usług Projektowo-Konsultingowych Okręce 7 63-630 Rychtal tel. 509 872 050 tel. 0-62 78 167 01				
Nazwa obiektu budowlanego				
Rozbudowa drogi wojewódzkiej Nr 716 na odcinku przejścia przez Moszczeniec				
Tytuł rysunku				
PROJEKT ZAGOSPODAROWANIA TERENU				
Stanowisko	Imię i nazwisko	Specjalność Nr upraw.	Podpis	Skala 1:500
Projektant	inż. Mariusz Walczak	konstrukc.-inżynieryjna KLP/0048/POD/06		Data opracowania 08.2024r.
Projektant	mgr inż. Krzysztof Giesa	inżynieryjna 195/91/OP/2019/00/U		
Projektant	mgr inż. Kazimierz Arczyński	inżynieryjna 247/71/OP		Nr rys. 1.3